


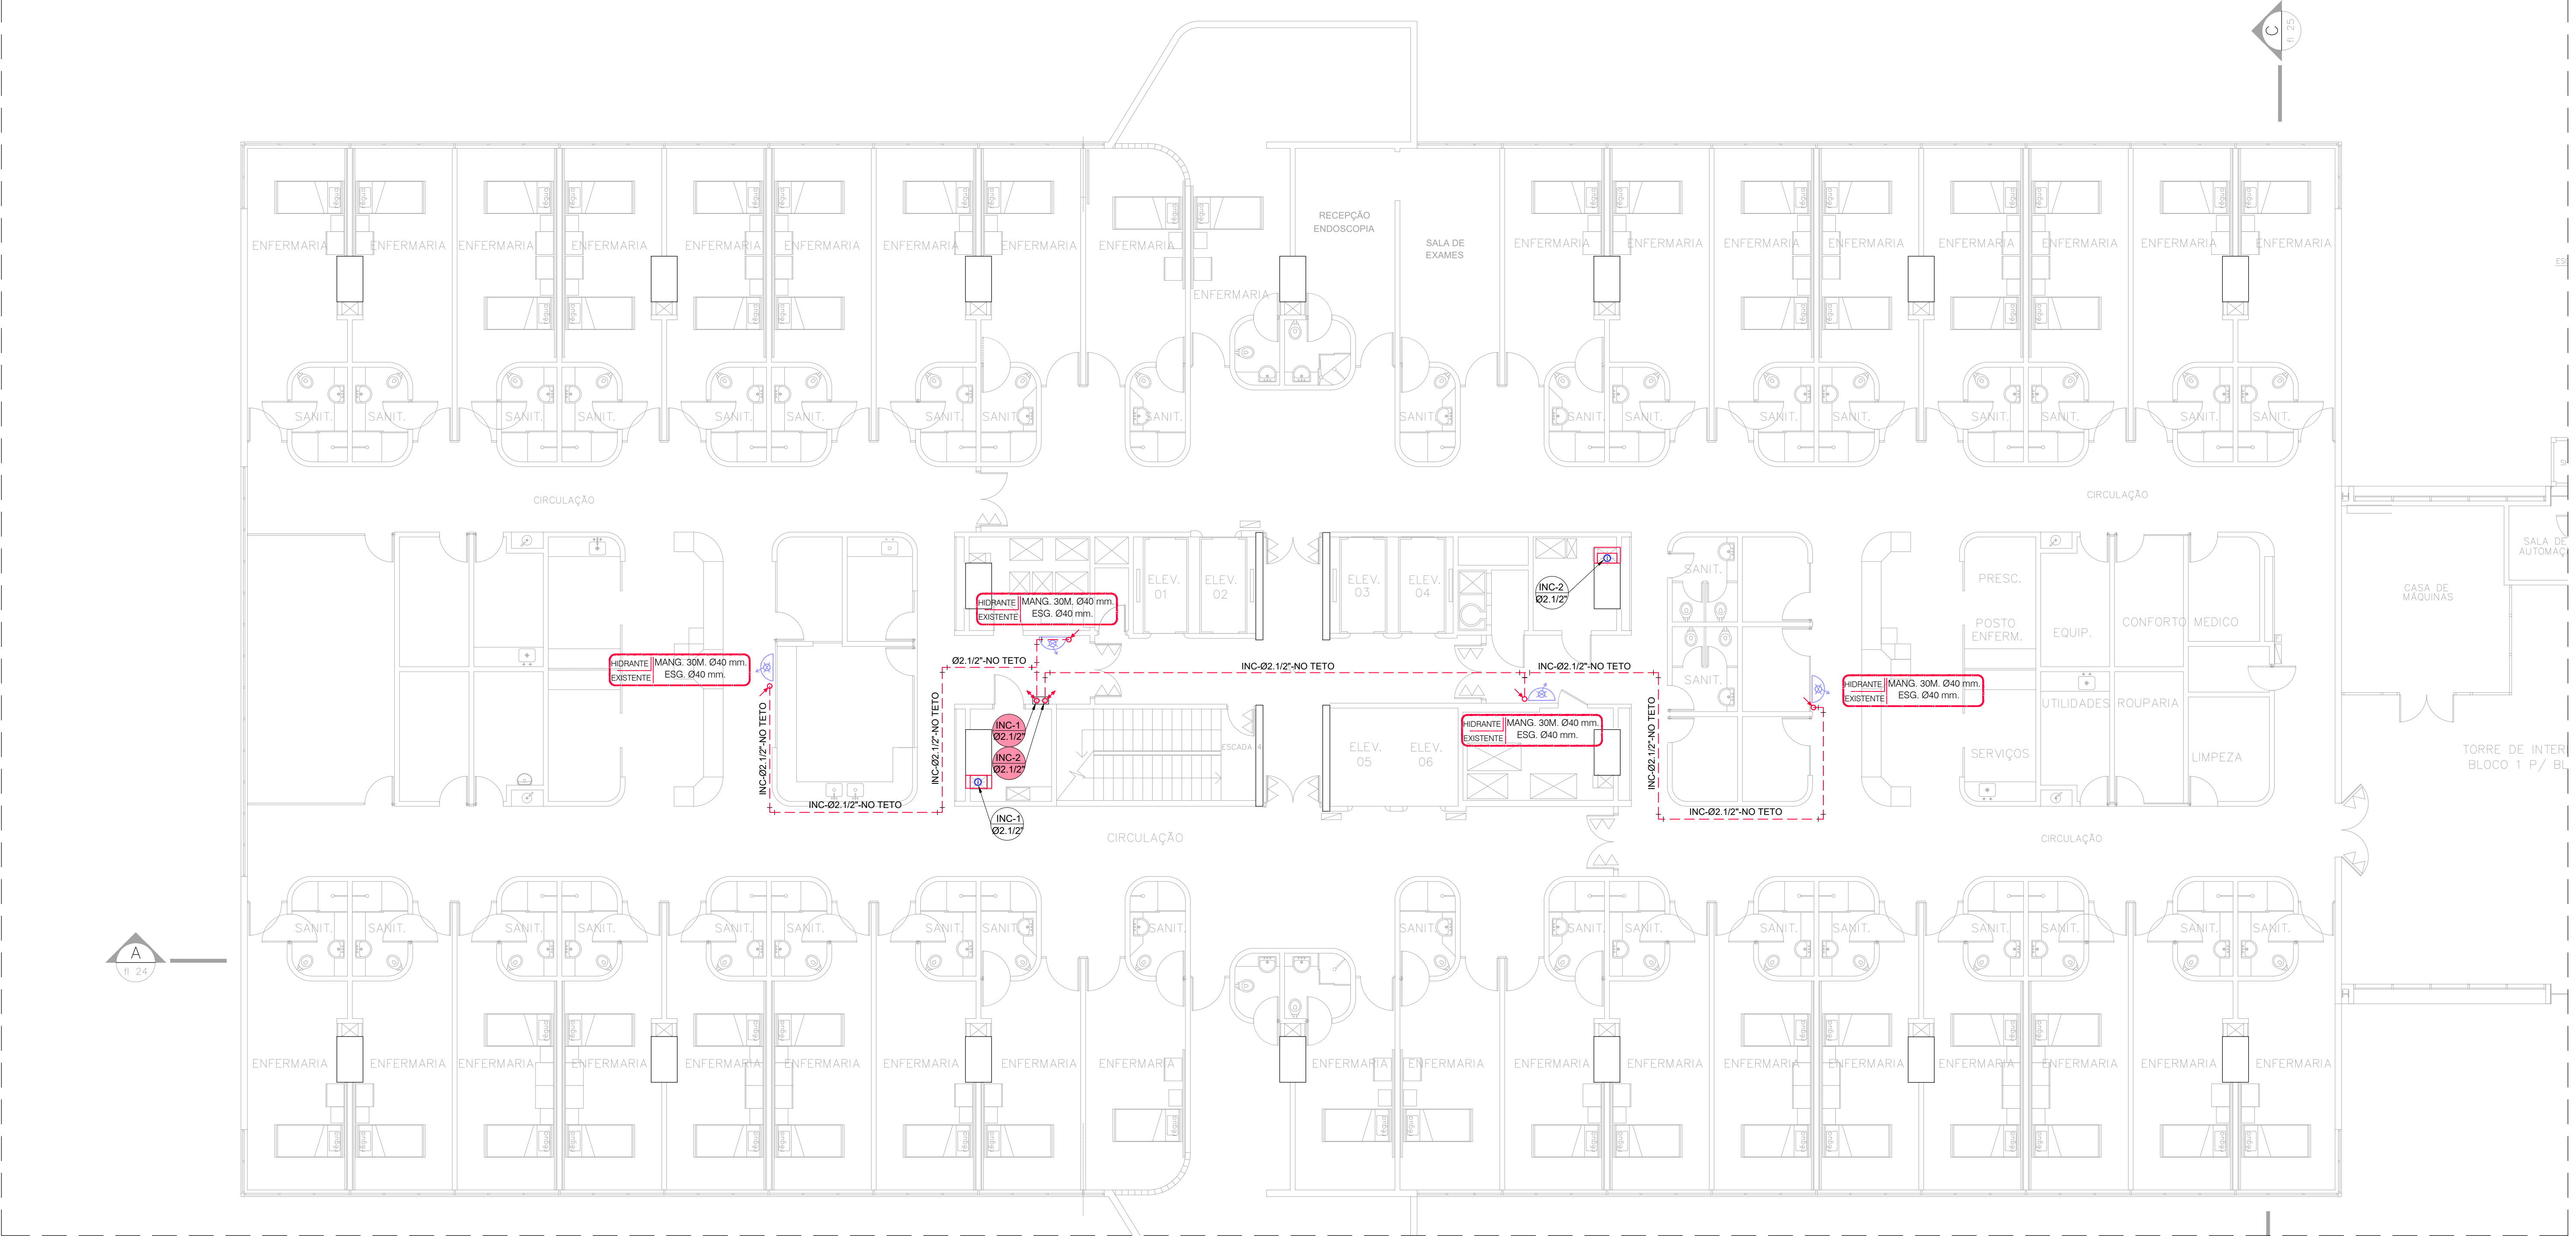

PLANTA BAIXA
ESCALA 1:100

LEGENDAS:

- PRUMADA INCÊNDIO – AÇO CARBONO GALVANIZADO NOVO
- PRUMADA INCÊNDIO – AÇO CARBONO GALVANIZADO A REMOVER
- TUBULAÇÃO AÇO CARBONO GALVANIZADO – LINHA ALVENIUS – RANHURADO
- HIDRANTE EXISTENTE A MANTER



- PRUMADA EXISTENTE A DESATIVAR
- PRUMADA NOVA
- TIPO DE COLUNA
- NUMERO DA COLUNA
- DIÂMETRO DA COLUNA

POLEGADAS	1/2"	3/4"	1"	1.1/4"	1.1/2"	2"	2.1/2"	3"	4"
DIÂMETRO NOMINAL	15	20	25	32	40	50	60	75	100
DIÂMETRO EXT. PVC	20	25	32	40	50	60	75	85	110
PPR 12–20–25	20	25	32	40	50	63	75	90	110
CPVC–AQUATHERM	15	22	28	35	42	54	73	89	114
COBRE CLASSE E–A–I	15	22	28	35	42	54	66	79	104

TABELA EQUIVALENCIA

NOTAS GERAIS:

- SHAFT EXISTENTE:
SHAFT EXISTENTE DE INCÊNDIO A MANTER, O MESMO DEVERÁ SER DESATIVADO.
- SHAFT NOVO:
SHAFT NOVO DE INCÊNDIO PREVER 2 FUIROS DE Ø3" CADA.
- PRUMADAS NOVAS DE INCÊNDIO:
TUBULAÇÃO AÇO CARBONO GALVANIZADO – LINHA ALVENIUS – RANHURADO
DEVERÁ SER VERIFICADO O TRECHO VERTICAL E HORIZONTAL QUE ATENDAM OS HIDRANTES EXISTENTES.
ONDE DEVERÁ SER VERIFICADO IN LOCO AS INTERFERENCIAS COM INSTALAÇÕES EXISTENTE

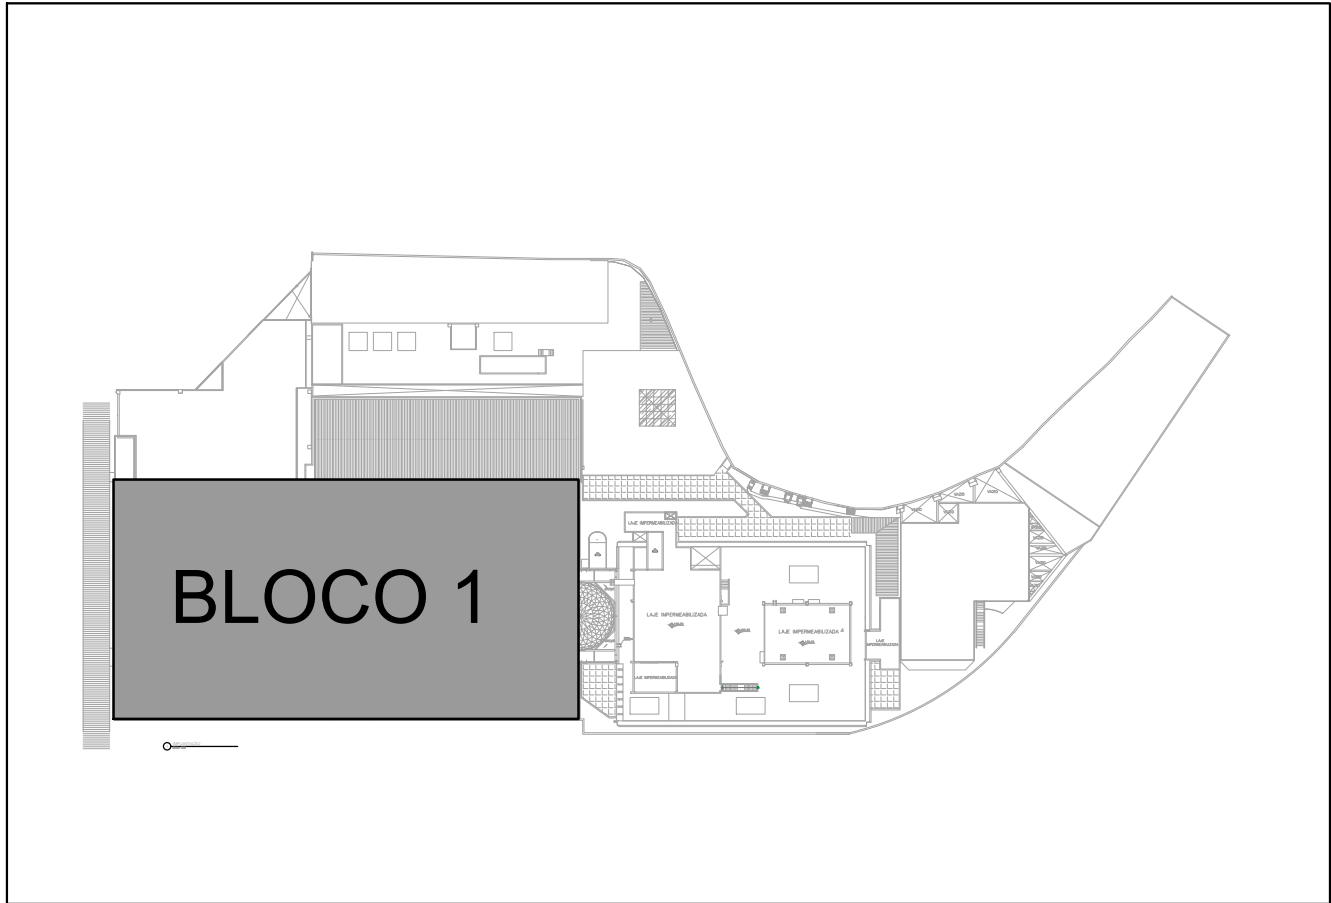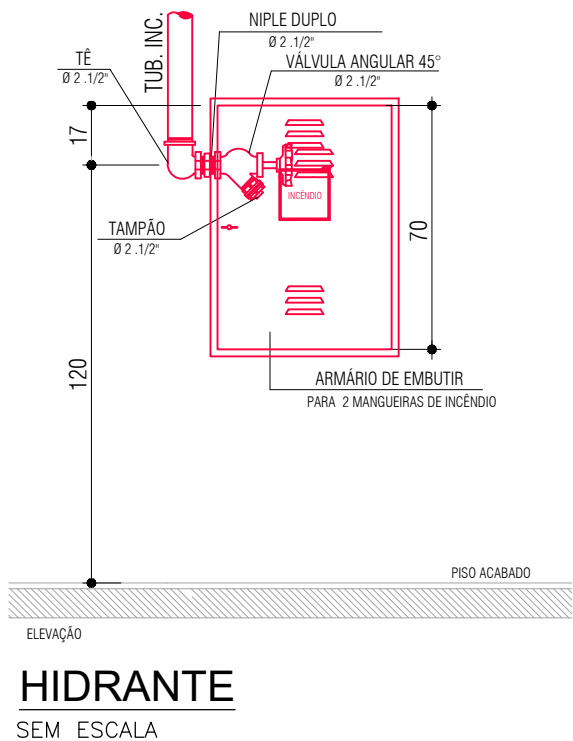

PLANTA LOCALIZAÇÃO
SEM ESCALA

04	REVISÃO GERAL	03/06/2024	WALTER
03	ALTERAÇÃO DO RESPONSÁVEL TECNICO	27/03/2024	WALTER
02	CONFORME COMENTÁRIOS LEVANTAMENTO	16/02/2024	WALTER
01	CONFORME COMENTÁRIOS LEVANTAMENTO	05/01/2024	WALTER
REV.	MODIFICAÇÃO	DATA	AUTOR



MS MS PROJETOS ELÉTRICOS E HIDRÁULICOS
Rua Santo Cordeiro do Figueiredo, 64 - Casa 01
Capela socorro, SP - CEP 04781-110
Tel. (11) 2659-6001 / www.msprojetos.eng.br

INCOR - INSTITUTO DO CORAÇÃO - AV. DR. ENÉAS DE CARVALHO AGUIAR, 44 - SÃO PAULO - SP

PROJETO EXECUTIVO DE INCÊNDIO - REFORMA DE SHAFTS DE INCÊNDIO
PLANTA - 6º PAVIMENTO

escala	projeto	desenho	unidade	BL	folha	rev.
1:100	MS Projetos	Walter Yañez	SP	1		
data	aprovação técnica			pav.	IN-1009	04
09/08/2023	ENG. MANUEL ALEJANDRO			6PV		